

NOTE GENERALI




LEGENDA


Legend containing symbols for various construction elements like structure, finishes, and furniture.

NOTE

- 1. QUESTO DISSEGNO DEVE ESSERE LETTO CON GLI ELABORATI (DESSINI E SPECIFICI) DEL PROGETTO ESECUTIVO STRUTTURALE, IMPIANTISTICO E DELLA SICUREZZA ANTINCENDIO.
2. PER FINITURE MATERICHE E CROMATICHE, ARREDI FISSI, IMPIANTI A SERVIZIO DELL'UTENZA E CORPI ILLUMINANTI SI VEDANO RELATIVI ARREDI ED ELABORATI DI DETTAGLIO.
...
15. PER LE VERIFICHE ED IL DIMENSIONAMENTO DEL SISTEMA DI SOVRAPPRESSIONE DEL FILTRO PIANO SI RIMANDA AL PROGETTO IMPIANTISTICO.

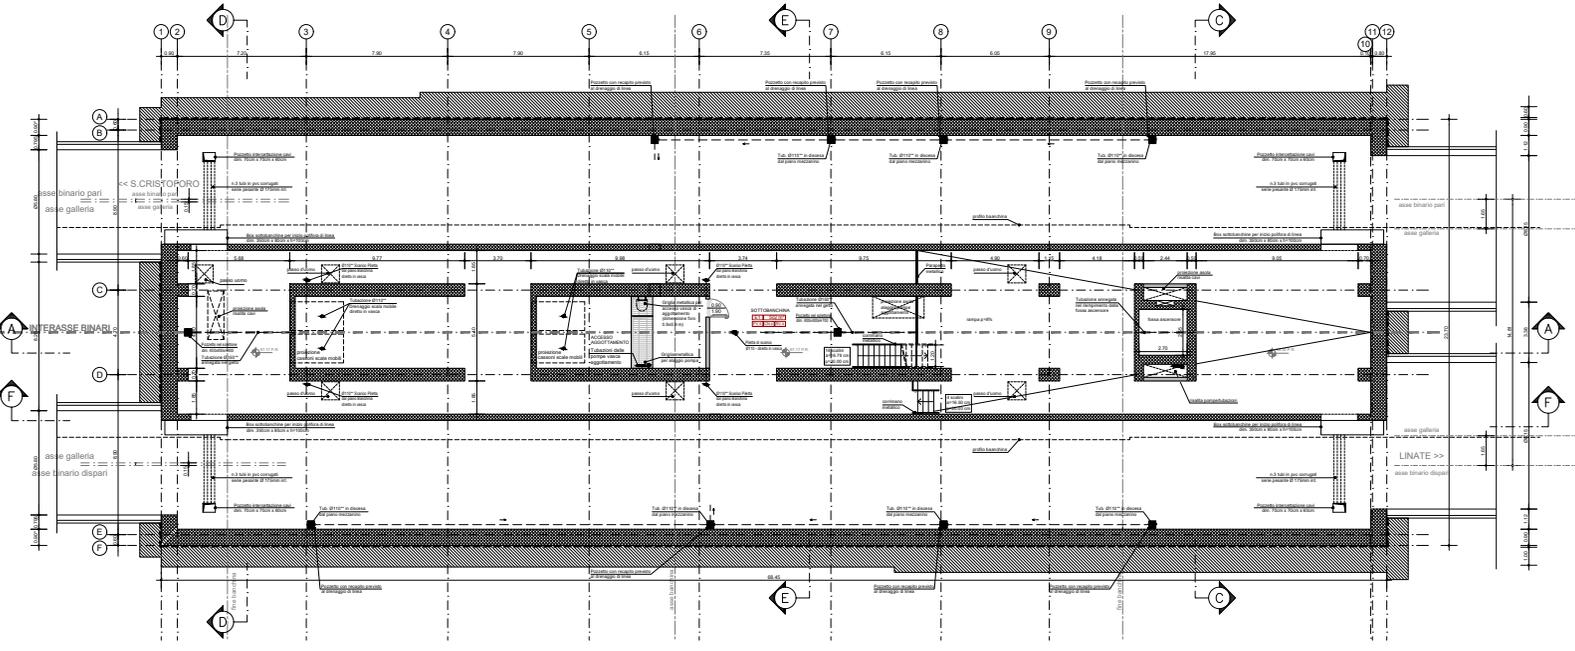

PIANTA PIANO SOTTOBANCHINA - scala 1:100

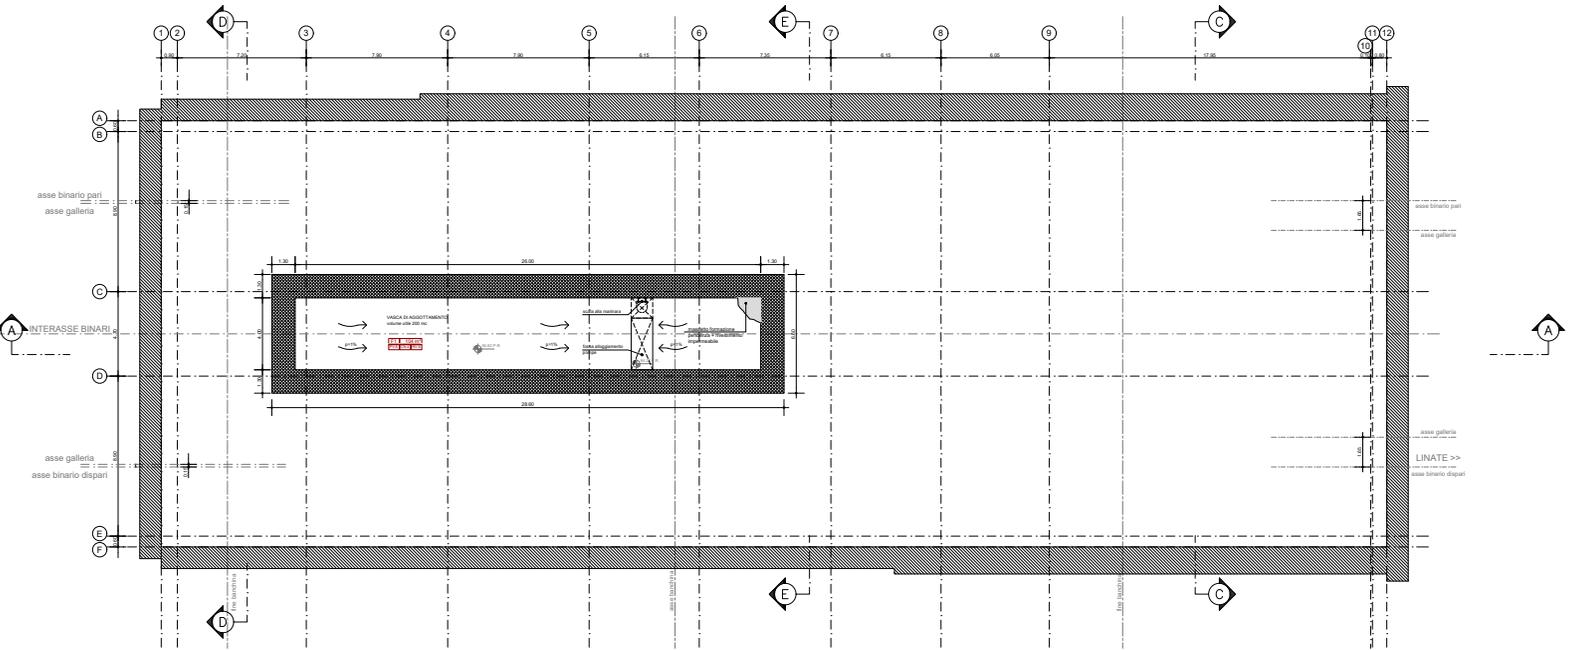

PIANTA PIANO VASCA DI AGGOTTAMENTO- scala 1:100

Table with columns for dates and project milestones: 02/01/2015, 03/01/2015, 04/01/2015, 05/01/2015, 06/01/2015, 07/01/2015, 08/01/2015, 09/01/2015, 10/01/2015, 11/01/2015, 12/01/2015, 01/01/2016, 02/01/2016, 03/01/2016.

Logos of the project partners: CONCEDENTE (M4 SPA), CONCESSIONARIA (M4 SPA), and CONTRAENTE EPC (AMAT - ALTA VIOLA).



Table with project details: COMUNE DI MILANO - RESP. UNICO DEL PROCEDIMENTO (Ing. Filippo Sestini), AMAT - ALTA VIOLA (Ing. Carlo De Michelis), SOCIETA' PER AZIENDA CONSORTILE (SOCIETA' PER AZIENDA CONSORTILE S.p.A. - I. DIRETTORE DEL LAVORO (Ing. Francesco Verodi), etc.

PROGETTO ESECUTIVO section containing a table of project phases and dates, and a QR code.